



ŚCIANA SW-1 – UKŁAD ZBROJENIA
gr.30cm

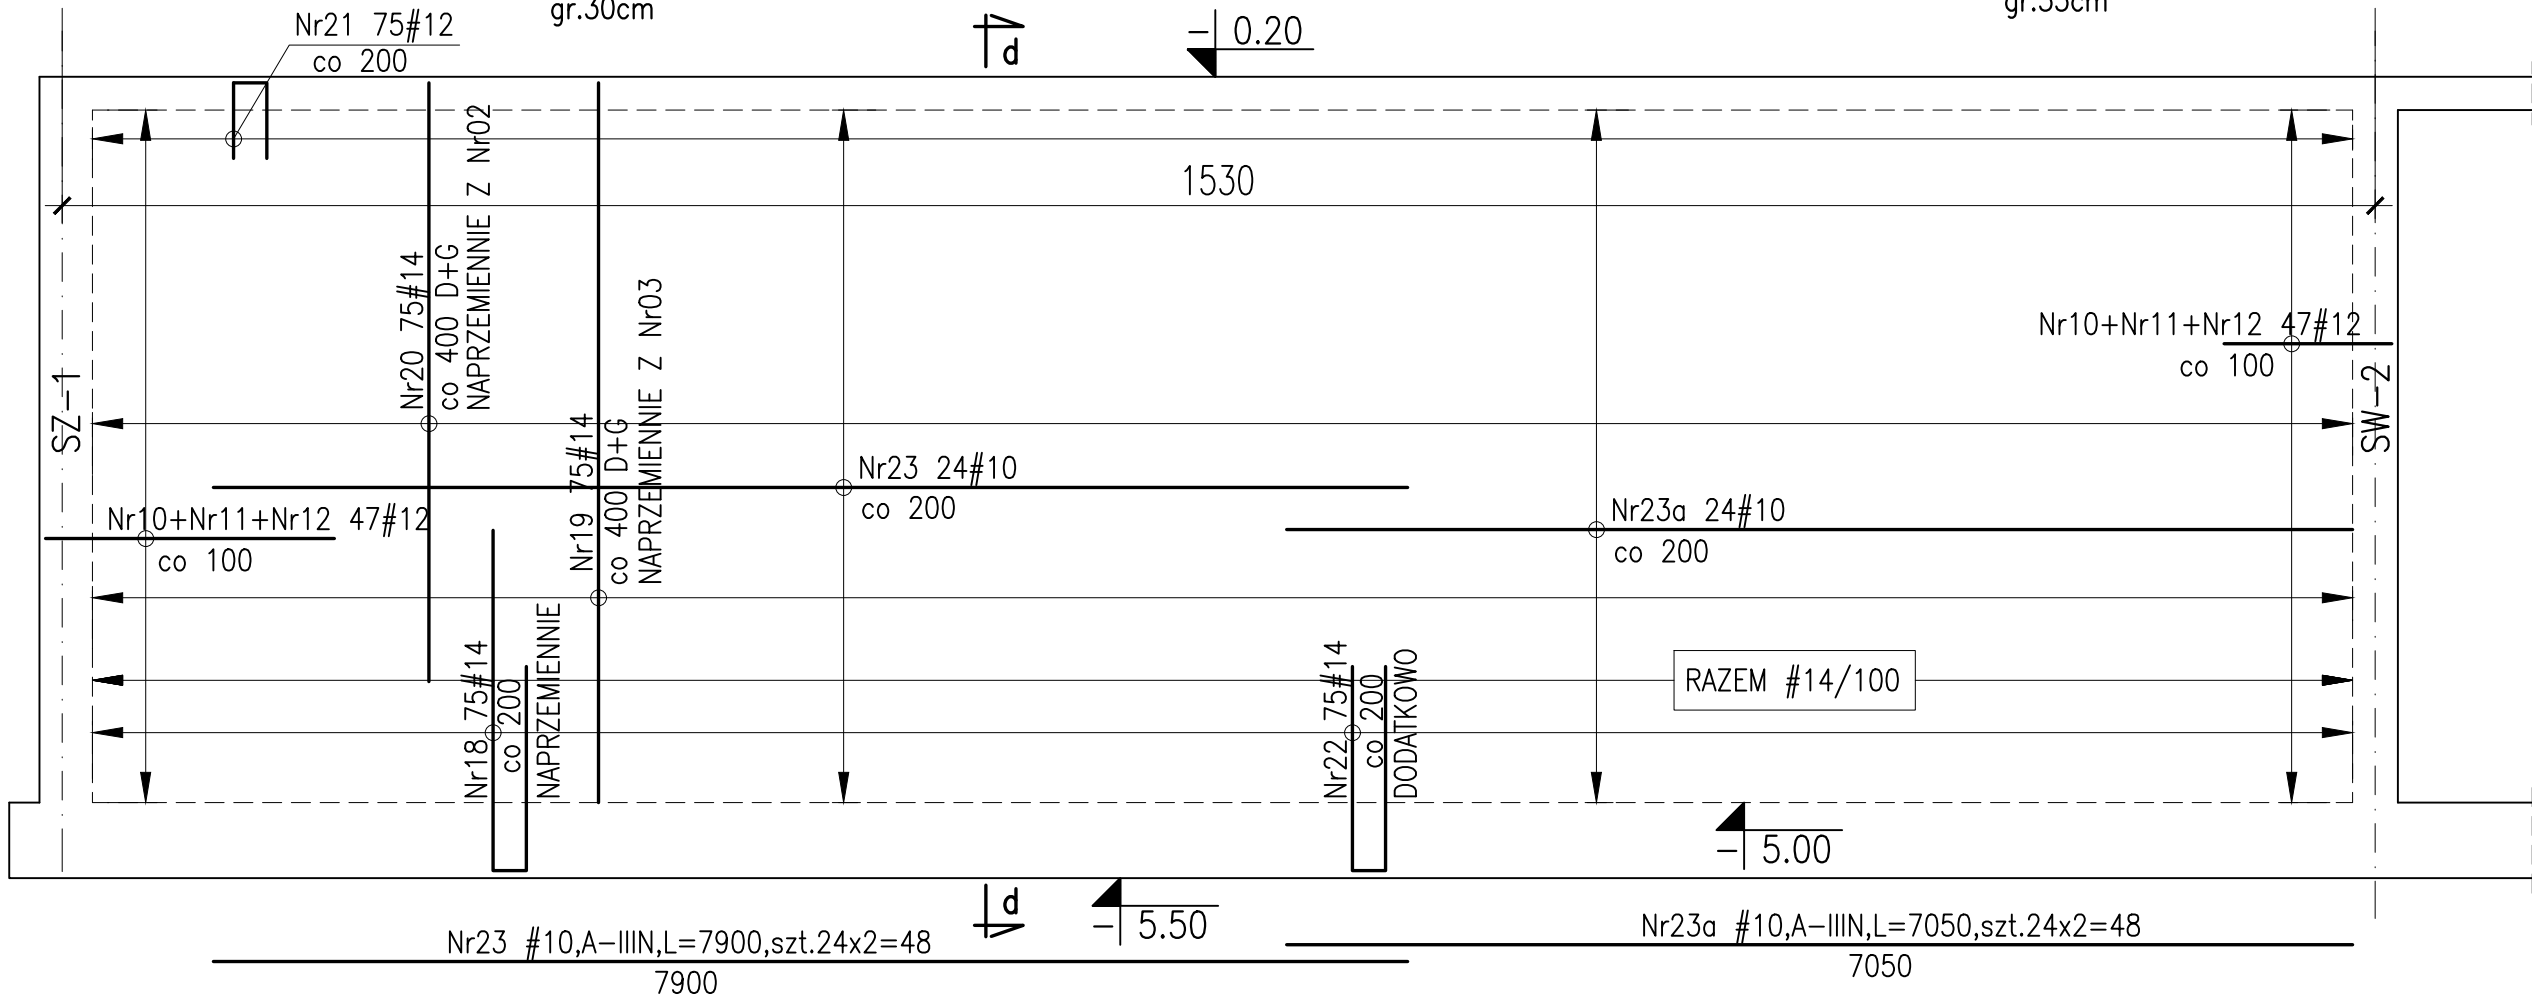

ŚCIANA SZ-3 – UKŁAD ZBROJENIA
gr.35cm

Nr16 #12,A-IIIIN,L=9500,szt.24x2=48
9500
Nr17 #12,A-IIIIN,L=5500,szt.24
5500
Nr17a #12,A-IIIIN,L=7100,szt.24
7100

- 1.BETON C30/37, XC4, XA2, W10
- 2.OTULINA $c_{nom}=4.0cm$
- 3.ZESTAWIENIE STALI ZBROJENIOWEJ NR 2.

| | | | | |
|---|-------------------------|--|------------------|---------------------|
|  Aqua Processer Sp. z o.o. ul. Nadbrzeźna 17, 66-400 Gorzów Wlkp. biuro@aquaprocesser.pl tel/fax. 95 735 62 53/54 | Faza/branża: | PROJEKT BUDOWLANY / KONSTRUKCJA | | |
| | Projekt: | Przebudowa i rozbudowa oczyszczalni ścieków w Chociwlu | | |
| | Lokalizacja: | działka nr 396; 397 obręb Miasto Chociwel 2, gmina Chociwel, pow. stargardzki, woj. zachodniopomorskie | | |
| | Obiekt / Tytuł rysunku: | WIELOKOMOROWY REAKTOR SBR ŚCIANA ŻELBETOWA SZ-3, SW-1 | | |
| Autorzy projektu: | | Nr uprawnień: | Data/Podpis: | Skala: 1:50 |
| Projektant: | | mgr inż. Krzysztof Kwaśny | ZAP/0009/POOK/03 | 14.09.2021 |
| Sprawdził: | | mgr inż. Aleksander Kołpowski | LBS/0041/POOK/10 | 14.09.2021 |
| | | | | Nr rysunku: K/19 |