

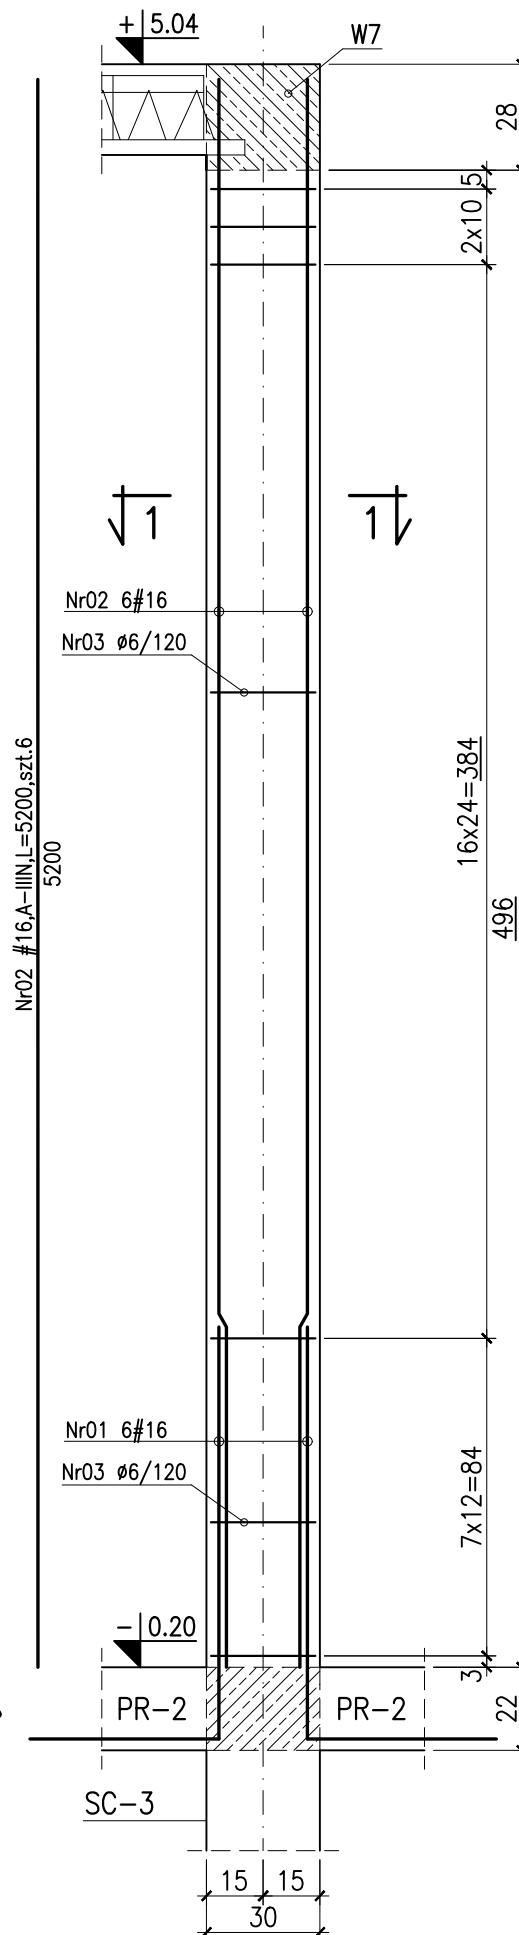
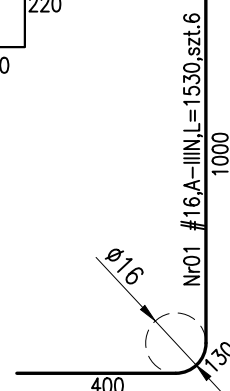
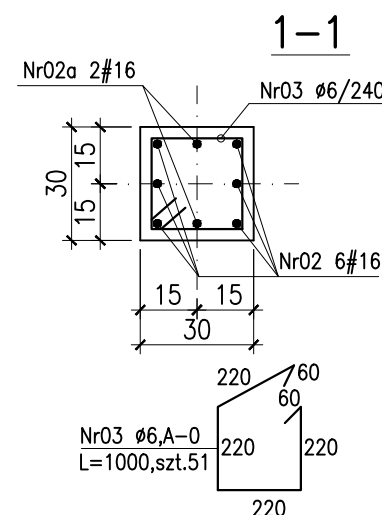


**SZ-2 szt.2**  
30x30cm

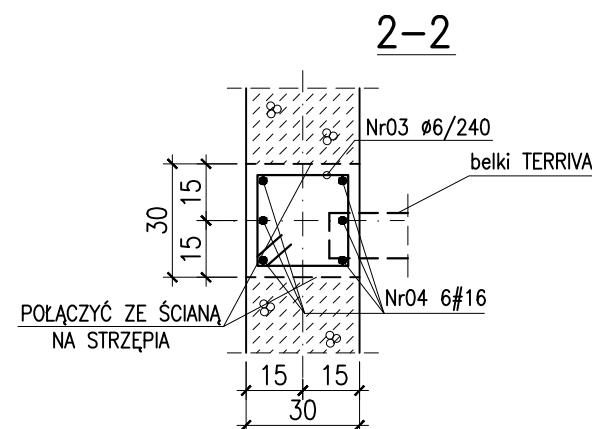

**TŻ-4 szt.2**  
30x30cm

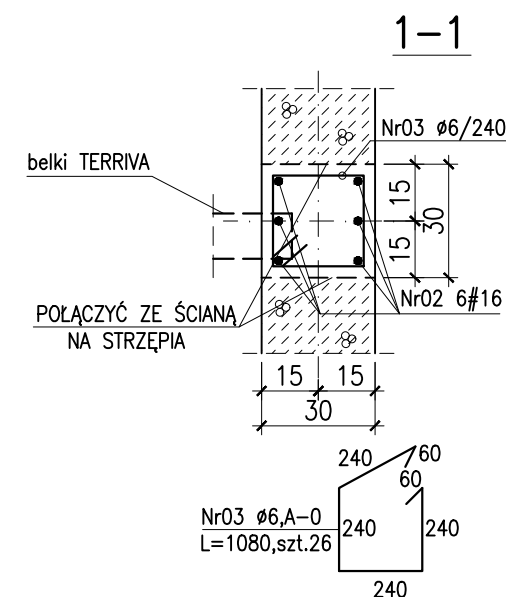

- 1.BETON C30/37, C25/30, STAL:A-IIIN(BSt500S(A)), S235JR.
- 2.OTULINA:  $c_{nom}=4.0:3.0cm$
- 3.ZESTAWIENIE STALI ZBROJENIOWEJ NR 9.

<b>aqua</b> Processer Aqua Processer Sp. z o.o. ul. Nadbrzeźna 17, 66-400 Gorzów Wlkp. biuro@aquaprocesser.pl tel/fax. 95 735 62 53/54	Faza/branża:	PROJEKT BUDOWLANY / KONSTRUKCJA		
	Projekt:	Przebudowa i rozbudowa oczyszczalni ścieków w Chociwlu		
	Lokalizacja:	działka nr 396; 397 obręb Miasto Chociwel 2, gmina Chociwel, pow. stargardzki, woj. zachodniopomorskie		
	Obiekt / Tytuł rysunku:	PRZEPOMPOWNA ŚCIEKÓW SŁUPY ŻELBETOWE SZ-2, TŻ-4		
Autorzy projektu:	Nr uprawnień:	Data/Podpis:	Skala: 1:20	
Projektant: mgr inż. Krzysztof Kwaśny	ZAP/0009/POOK/03	14.09.2021	Nr rysunku: K/49	
Sprawdził: mgr inż. Aleksander Kołpowski	LBS/0041/POOK/10	14.09.2021		